


# 応急給水栓設置図



設置状況写真(健民グランド入口付近)



地下式応急給水栓からの給水イメージ

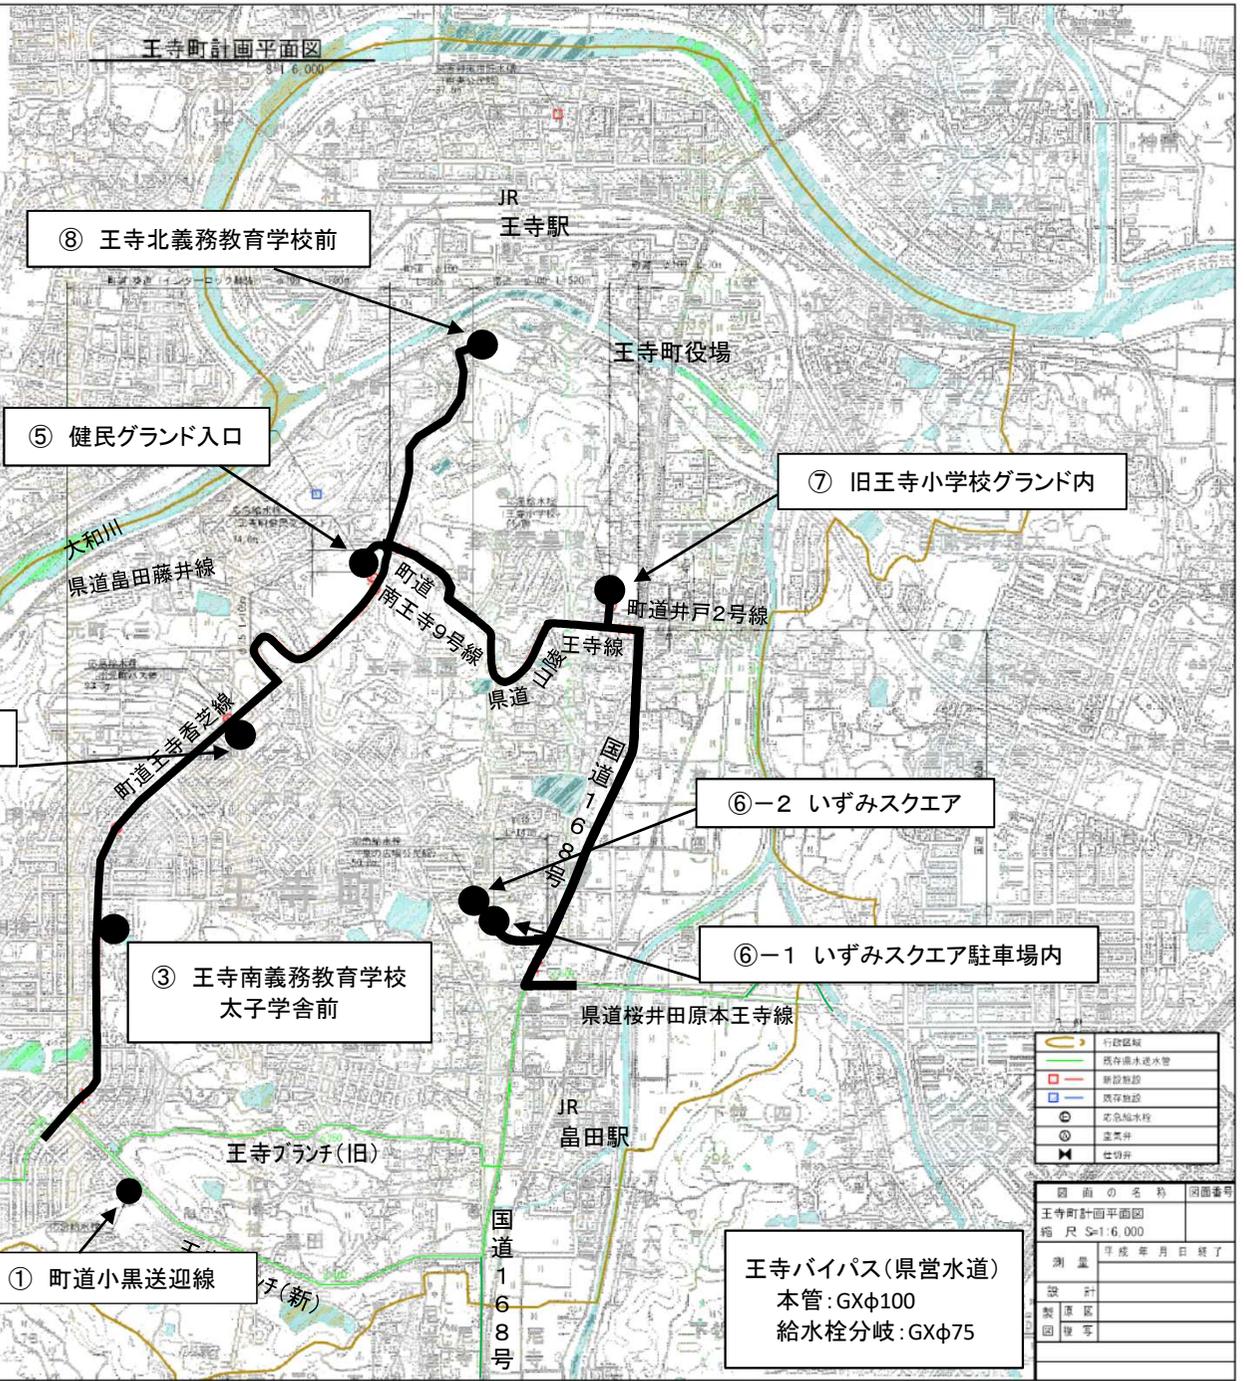

王寺バイパス(県営水道)  
 本管: GXφ100  
 給水栓分岐: GXφ75

図面の名称	河面番号
王寺町計画平面図	
縮尺	S=1:6,000
測量	平成 年 月 日 終了
設計	
製図	
図章	